


4 5 6 7 8 9 10 11 12 13 14 15 16 17 18 19 20

16,000

4,600 5,400 5,900 5,900 5,900 5,900 5,900 5,900 6,300 8,200 5,900 5,900 5,900 5,900 5,900 5,900

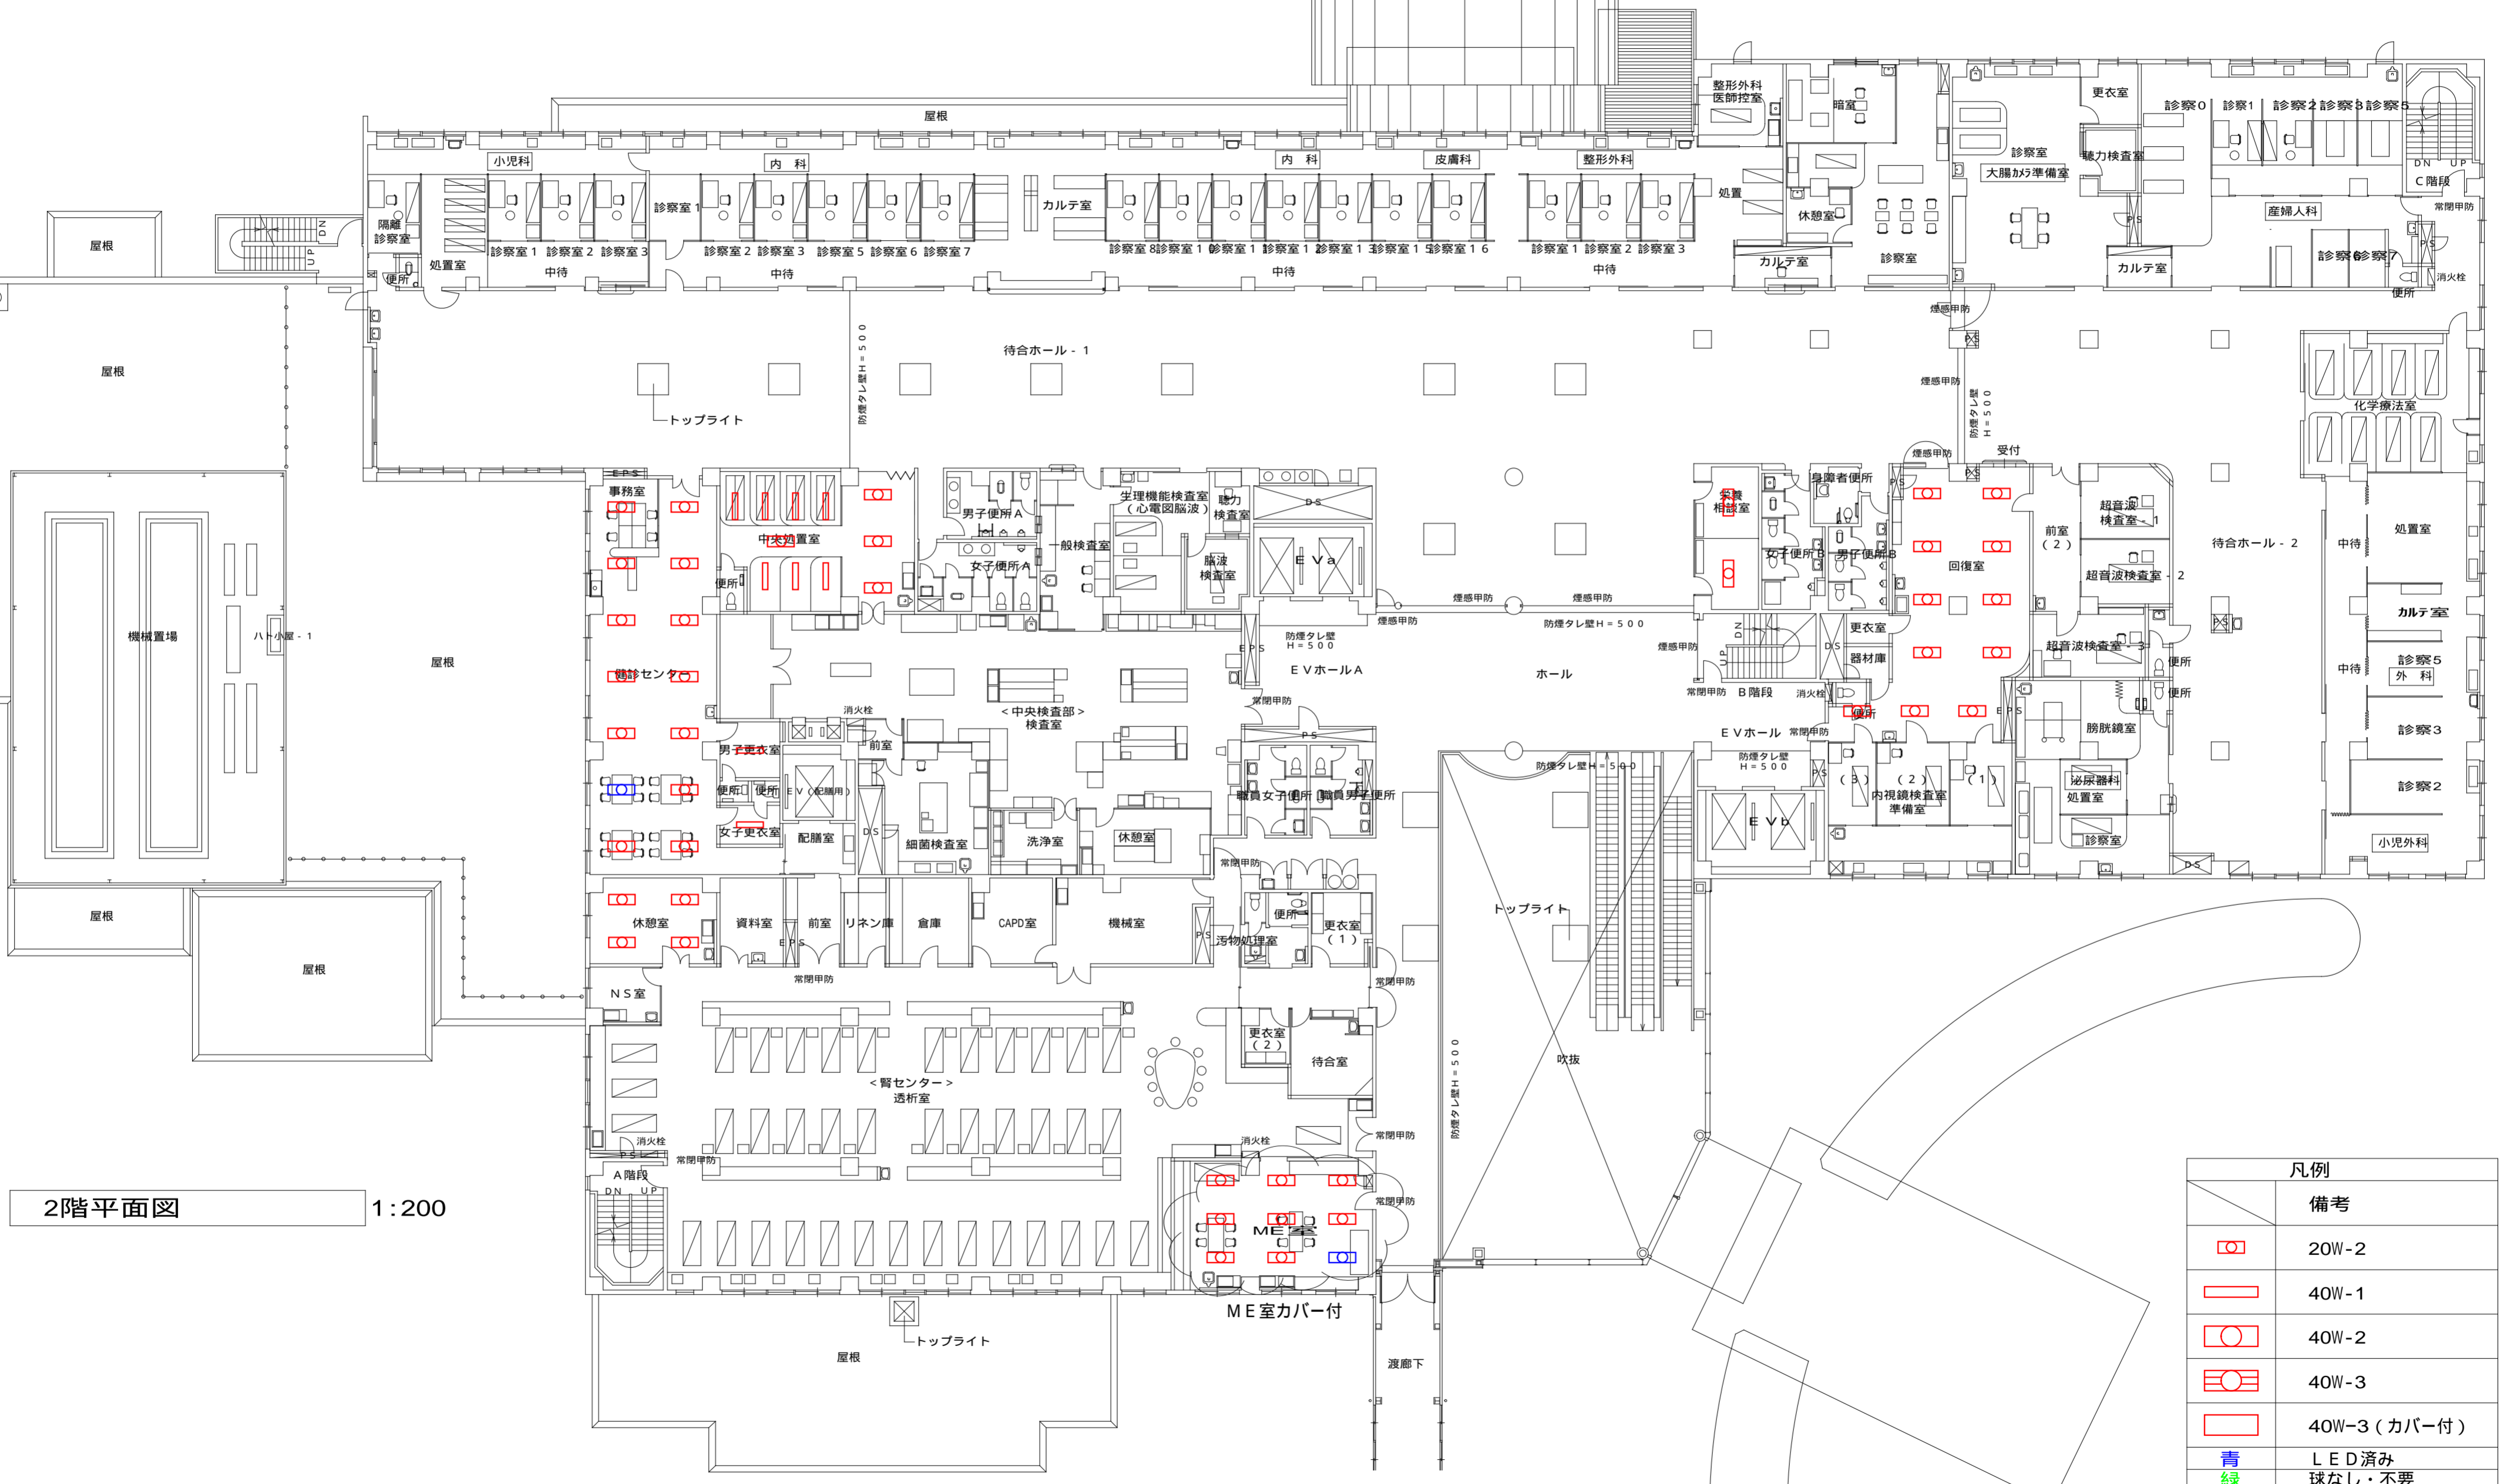

2階平面図 1:200

凡例	
備考	
	20W-2
	40W-1
	40W-2
	40W-3
	40W-3 (カバー付)
	LED済み
	球なし・不要

備考	番号	年月日	訂正事項	確認	設計番号	工事名	病院照明LED化対応工事 (H28年度)	意匠
					年月日	図名		
		2016.07.14	現在			2階平面図	縮尺	1:200